




PLANTA BAIXA PAVTO TÉRREO - TUBULAÇÃO TELEFÔNICA E LÓGICA
ESCALA: 1/75

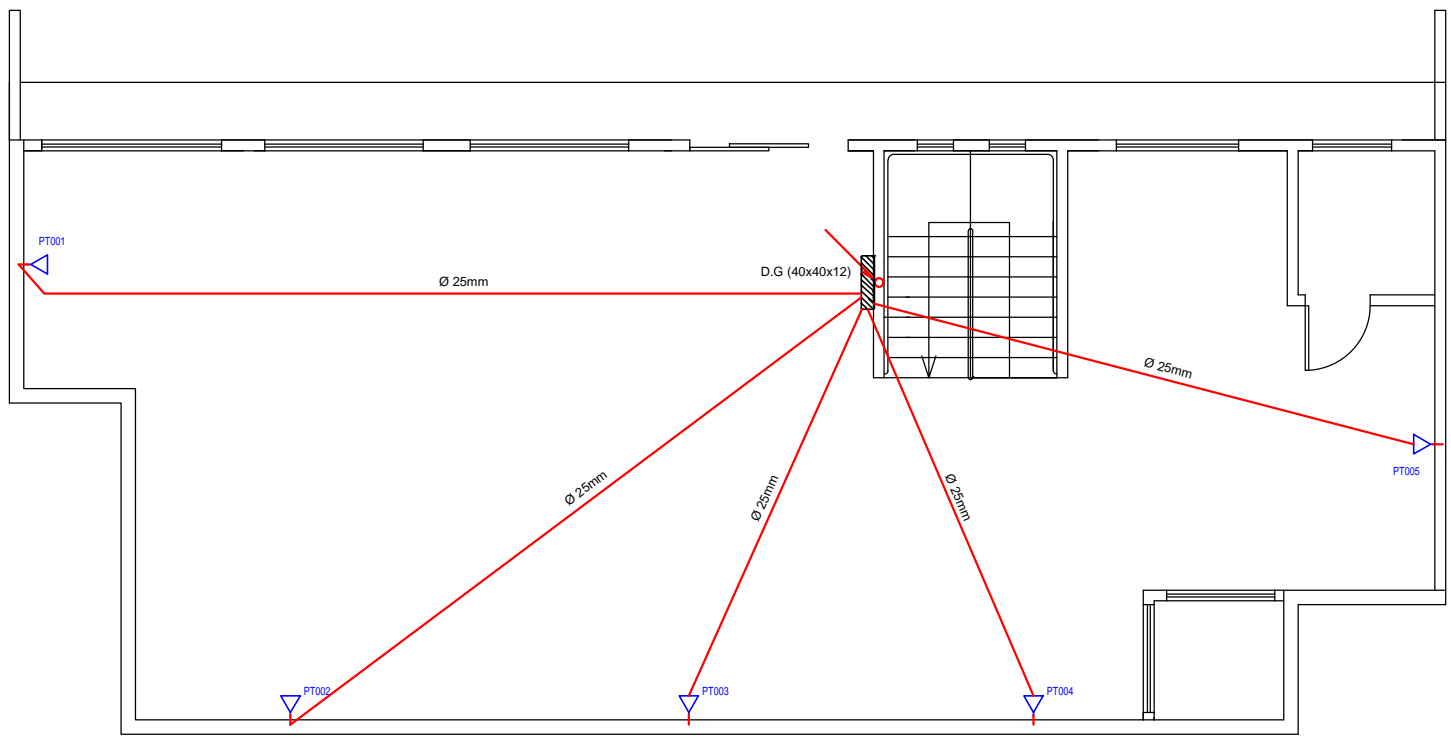


PLANTA BAIXA PAVTO INFERIOR - TUBULAÇÃO TELEFÔNICA E LÓGICA
ESCALA: 1/75

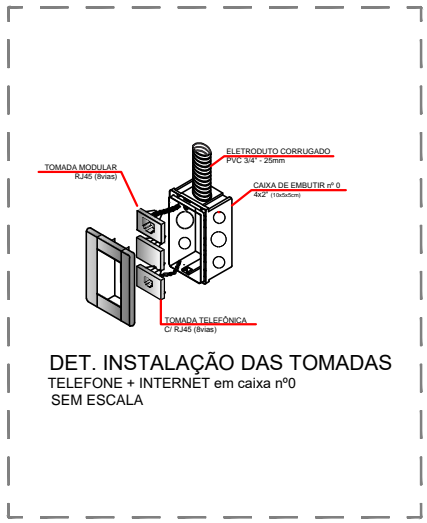


DET. INSTALAÇÃO DAS TOMADAS
TELEFÔNICA E INTERNET em caixa r70
SEM ESCALA

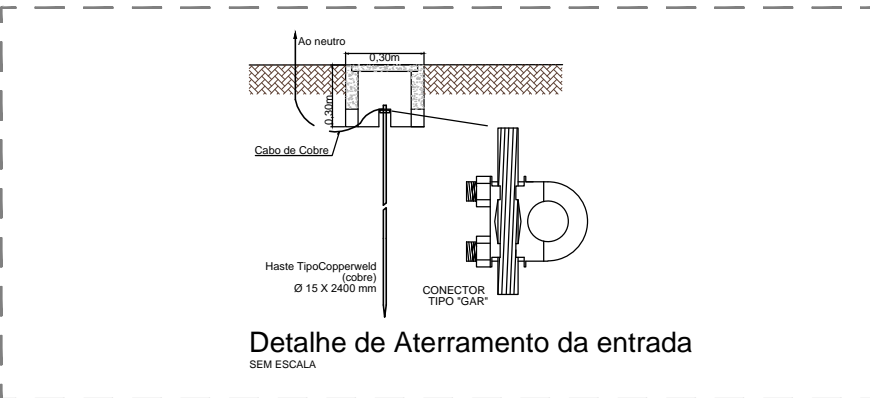


Detalhe de Aterramento da entrada
SEM ESCALA

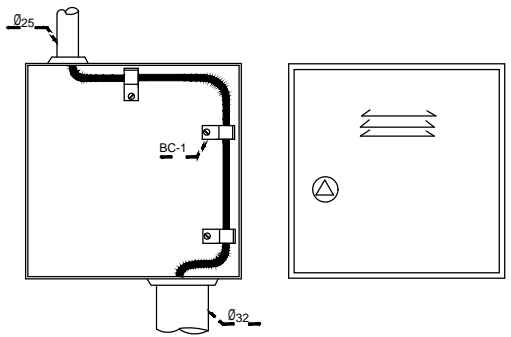

CAIXA - 02
ESCALA 1:5

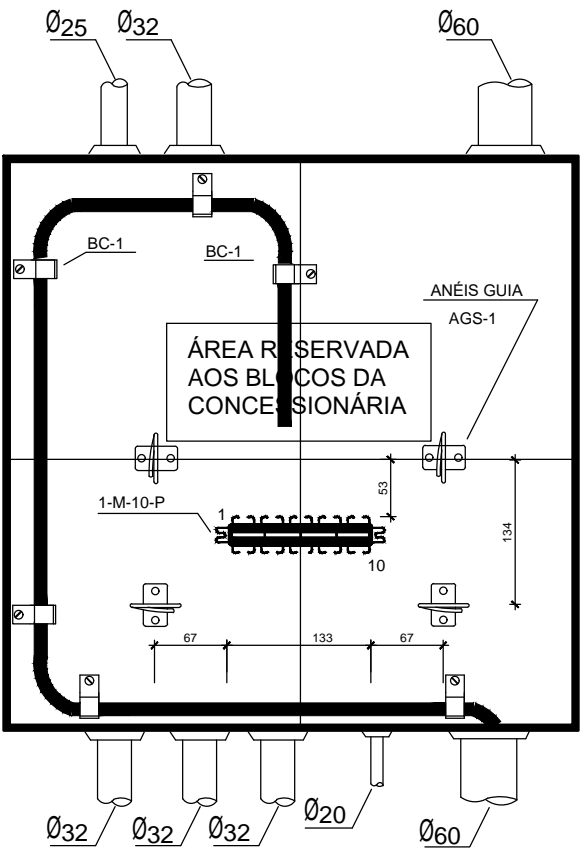

DETALHE DISTRIB. GERAL
CX N°3 (40x40x12cm)
SEM ESCALA

02			
01			
00	29/01/2018	RAFAEL L. DA LUZ	EMIÇÃO INICIAL
REV	DATA	AUTOR	ASSUNTO
<div><div><div><div><div><div>Rafael Lima da Luz</div><div>Engenheiro Civil</div></div><div><div>46. 3262-7137 99973-0889</div><div>fluzengenharia</div><div>contato@fluzengenharia.com.br</div><div>www.fluzengenharia.com.br</div></div><div><div>Av. Coronel José Osório, nº 810</div><div>B. Centro - Caixa Postal 88</div><div>Palmas Paraná 85.555-000</div></div></div></div><div><div>Obra/Endereço: CENTRO DE ESPECIALIDADES RUA CORONEL SANTHADO DANTAS - SN - CENTRO - CHOPINZINHO - PR</div><div>Cliente: MUNICÍPIO DE CHOPINZINHO</div><div>Referência: TUBULAÇÃO TELEFÔNICA E LÓGICA PAVIMENTO INFERIOR PAVIMENTO TÉRREO</div></div><div><div>Arquivo: P0105-18 TUB. TELEFÔNICA</div><div>Folha: 01 R 01</div><div>Escala: INDICADA</div><div>Data: 29/01/2018</div></div></div></div>			