



SIMBOLOGIA	
	EXTINTOR DE PÓ QUÍMICO SECO CLASSE DE FOGO "BC" CAPACIDADE EXTINTORA 40-B-C
	EXTINTOR DE ESPUMA MECÂNICA CLASSE DE FOGO "AB" CAPACIDADE EXTINTORA 2-A-10-B
	EXTINTOR DE PÓ QUÍMICO SECO CLASSE DE FOGO "ABC" CAPACIDADE EXTINTORA 20-B-C 2-A
	ROTA DE FUGA DIREÇÃO A SEGUIR
	ROTA DE FUGA SAÍDA FINAL
	HIDRANTE SIMPLES (ABRIGO METÁLICO)
	LUMINÁRIA DO TIPO FAROLETE
	QUADRO GERAL BOMBA
	ACIONADOR DE BOMBA DE INCÊNDIO (BOTOEIRA TIPO LIGA)
	PONTO DE ILUMINAÇÃO DE EMERGÊNCIA
	HIDRANTE DE RECALQUE
	AVISADOR SONORO/VISUAL TIPO SIRENE
	ACIONADOR DE ALARME
	CENTRAL DE ALARME
	BATERIA DO SISTEMA DE ALARME

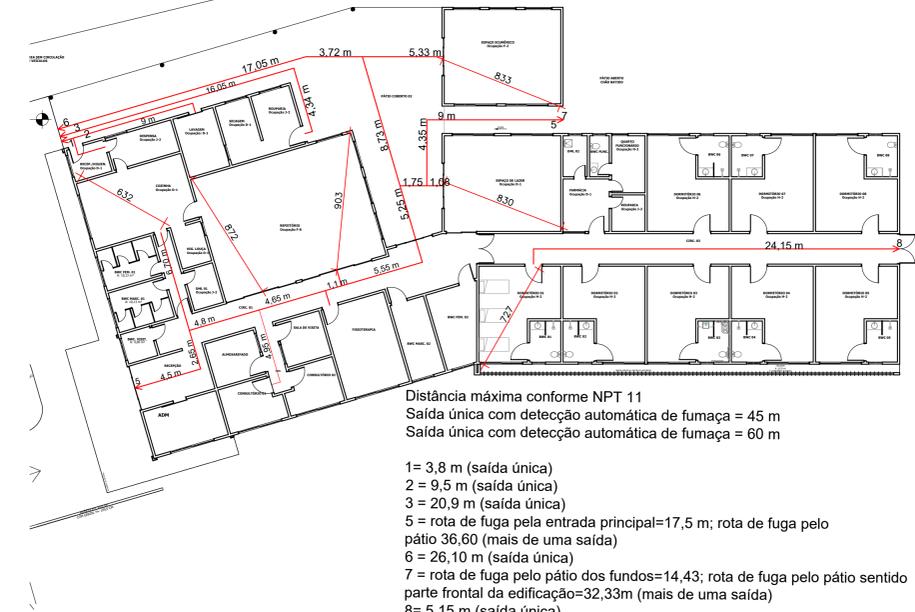

Distância máxima conforme NPT 11
 Saída única com detecção automática de fumaça = 45 m
 Saída única com detecção automática de fumaça = 60 m

1= 3,8 m (saída única)
 2= 9,5 m (saída única)
 3= 20,9 m (saída única)
 5= rota de fuga pela entrada principal=17,5 m; rota de fuga pelo pátio 36,60 (mais de uma saída)
 6= 26,10 m (saída única)
 7= rota de fuga pelo pátio dos fundos=14,43; rota de fuga pelo pátio sentido parte frontal da edificação=32,33m (mais de uma saída)
 8= 5,15 m (saída única)

**CROQUI DISTÂNCIA MÁXIMA DE CAMINHAMENTO
 ESCALA 1:200**

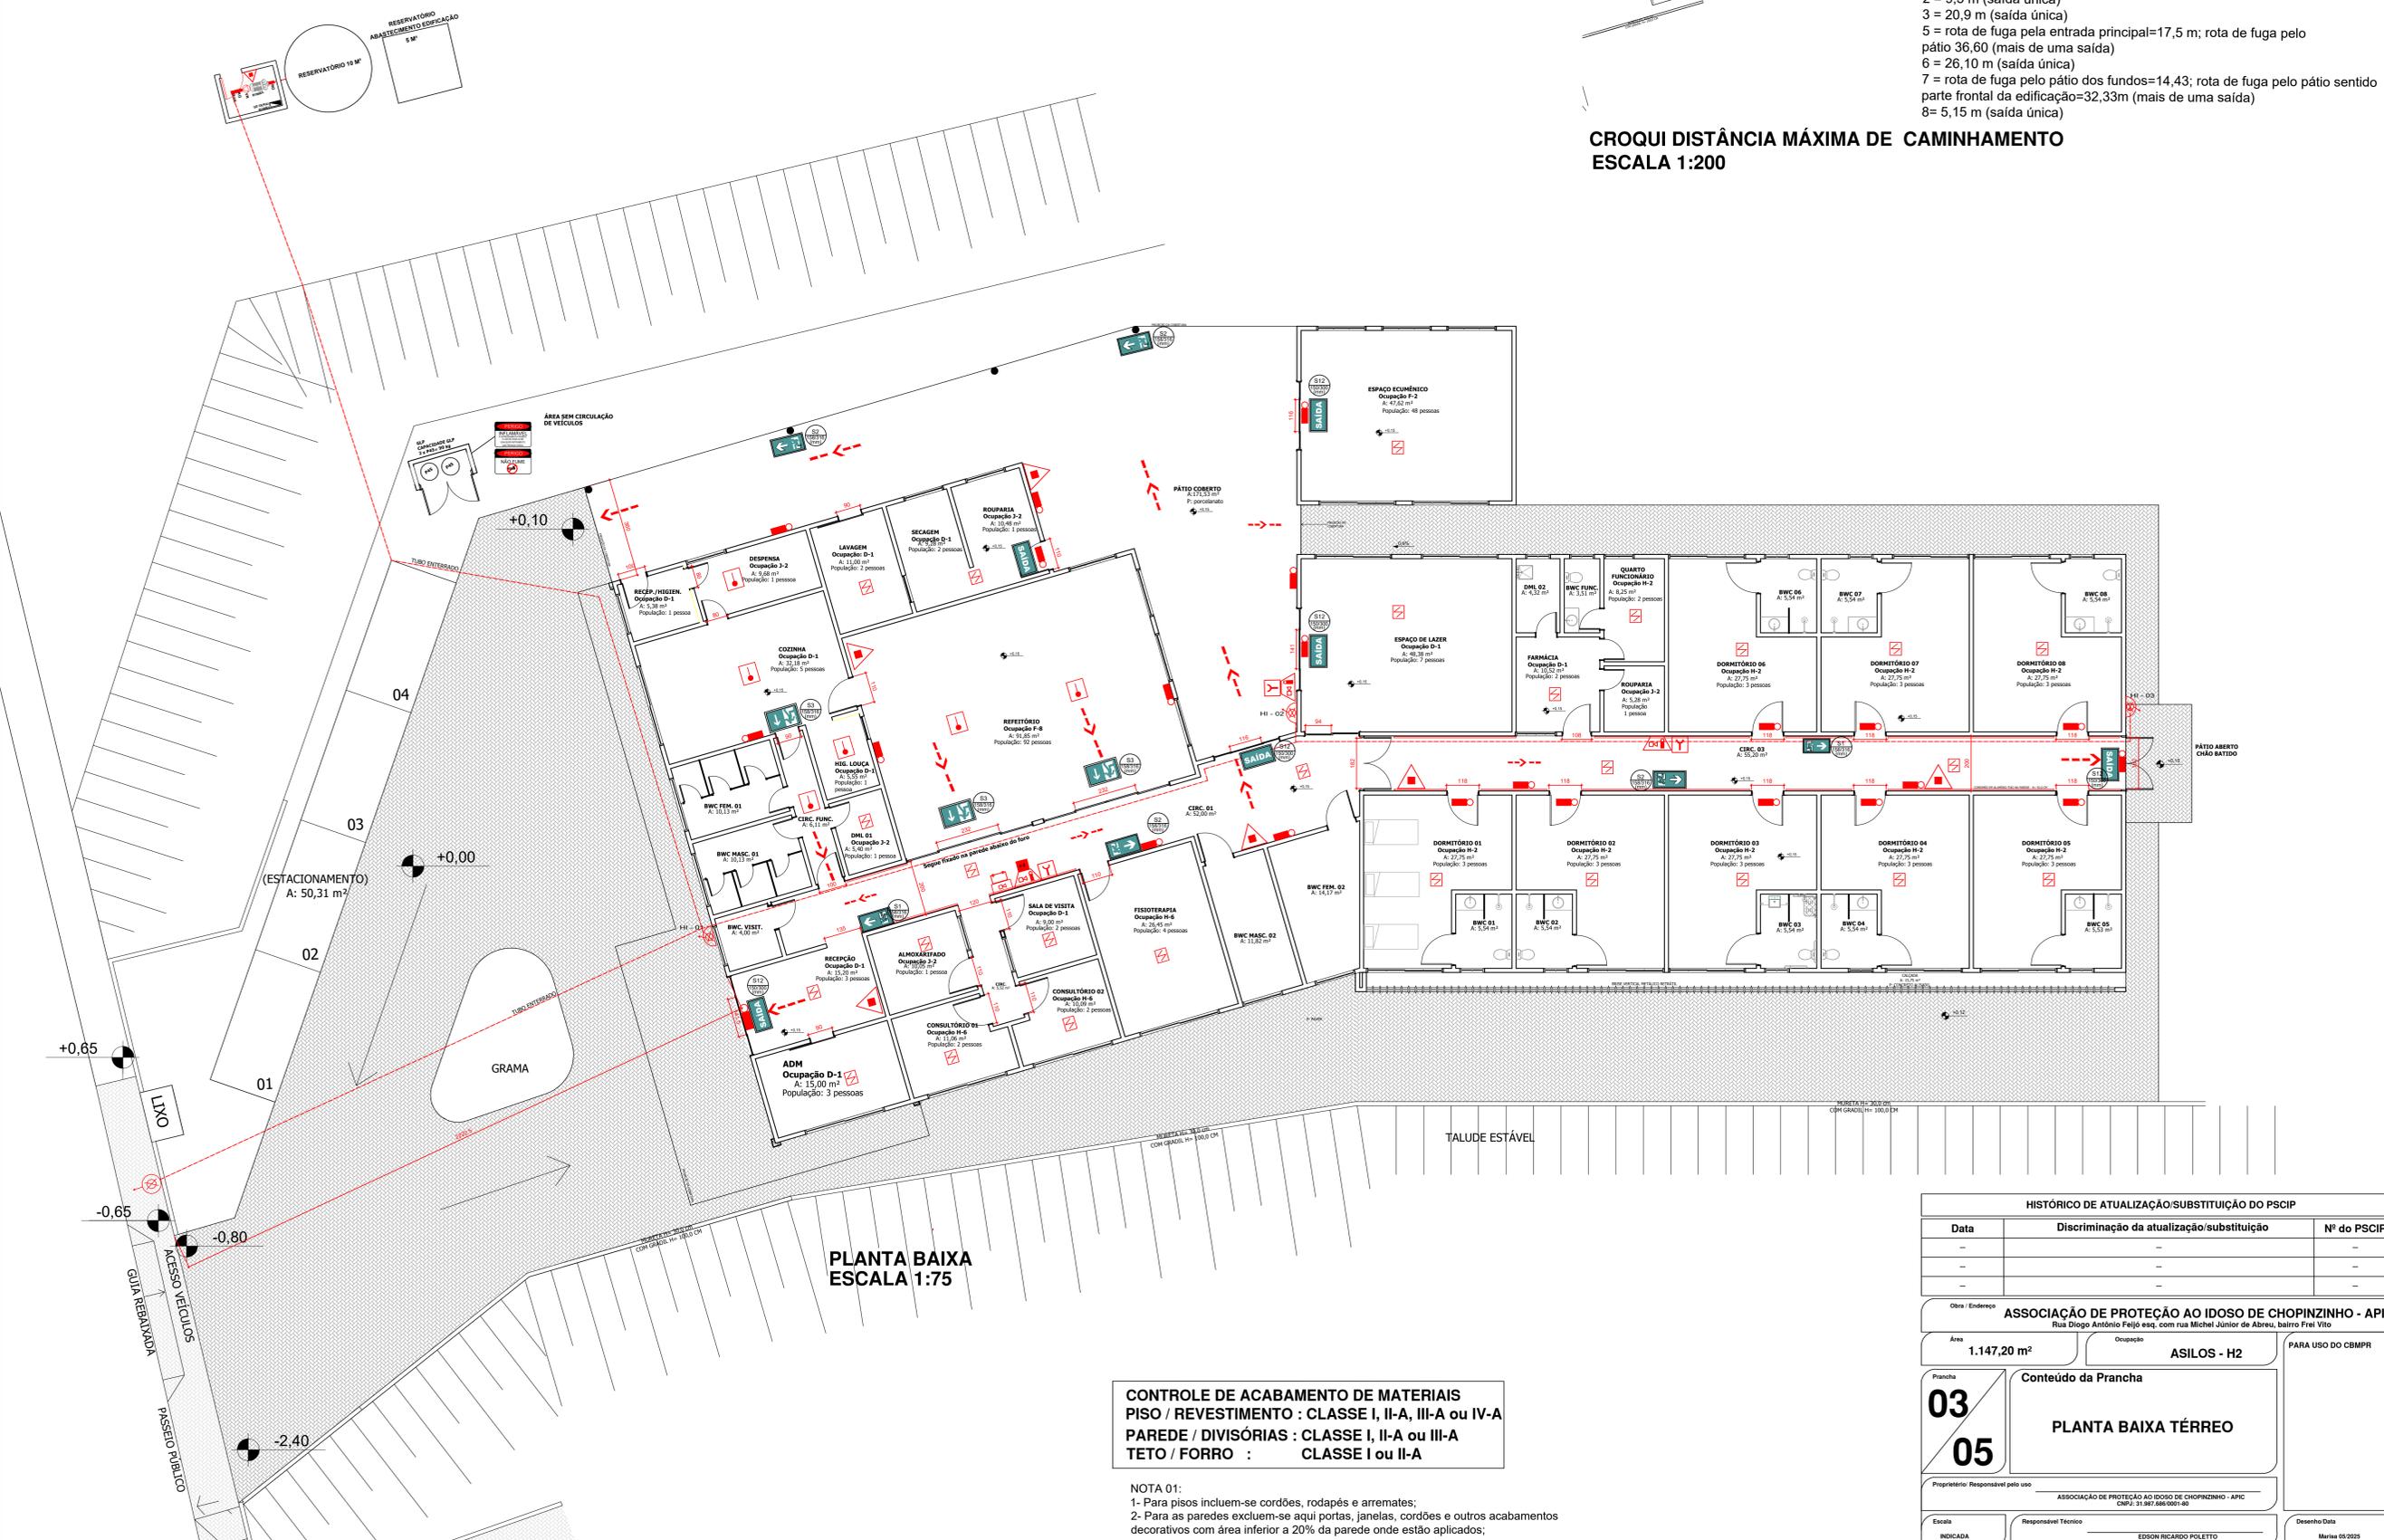

**PLANTA BAIXA
 ESCALA 1:75**

CONTROLE DE ACABAMENTO DE MATERIAIS
 PISO / REVESTIMENTO : CLASSE I, II-A, III-A ou IV-A
 PAREDE / DIVISÓRIAS : CLASSE I, II-A ou III-A
 TETO / FORRO : CLASSE I ou II-A

NOTA 01:
 1- Para pisos incluem-se cordões, rodapés e arremates;
 2- Para as paredes excluem-se aqui portas, janelas, cordões e outros acabamentos decorativos com área inferior a 20% da parede onde estão aplicados;

HISTÓRICO DE ATUALIZAÇÃO/SUBSTITUIÇÃO DO PSCIP		
Data	Discriminação da atualização/substituição	Nº do PSCIP
-	-	-
-	-	-
-	-	-

Outra Endereço: ASSOCIAÇÃO DE PROTEÇÃO AO IDOSO DE CHOPINZINHO - APIC Rua Diogo Antônio Feijó esq. com rua Michel Junior de Abreu, bairro Frei Vito		
Área: 1.147,20 m²	Ocupação: ASILOS - H2	PARA USO DO CBMPR
Prancha: 03/05	Conteúdo da Prancha	
	PLANTA BAIXA TÉRREO	
Proprietário/Responsável pelo uso: ASSOCIAÇÃO DE PROTEÇÃO AO IDOSO DE CHOPINZINHO - APIC CNPJ: 31.987.586/0001-68		
Escala: INDICADA	Responsável Técnico: EDSON RICARDO POLETTI CAU BR: A120986-1	Desenho/Data: Mariana 05/2025