


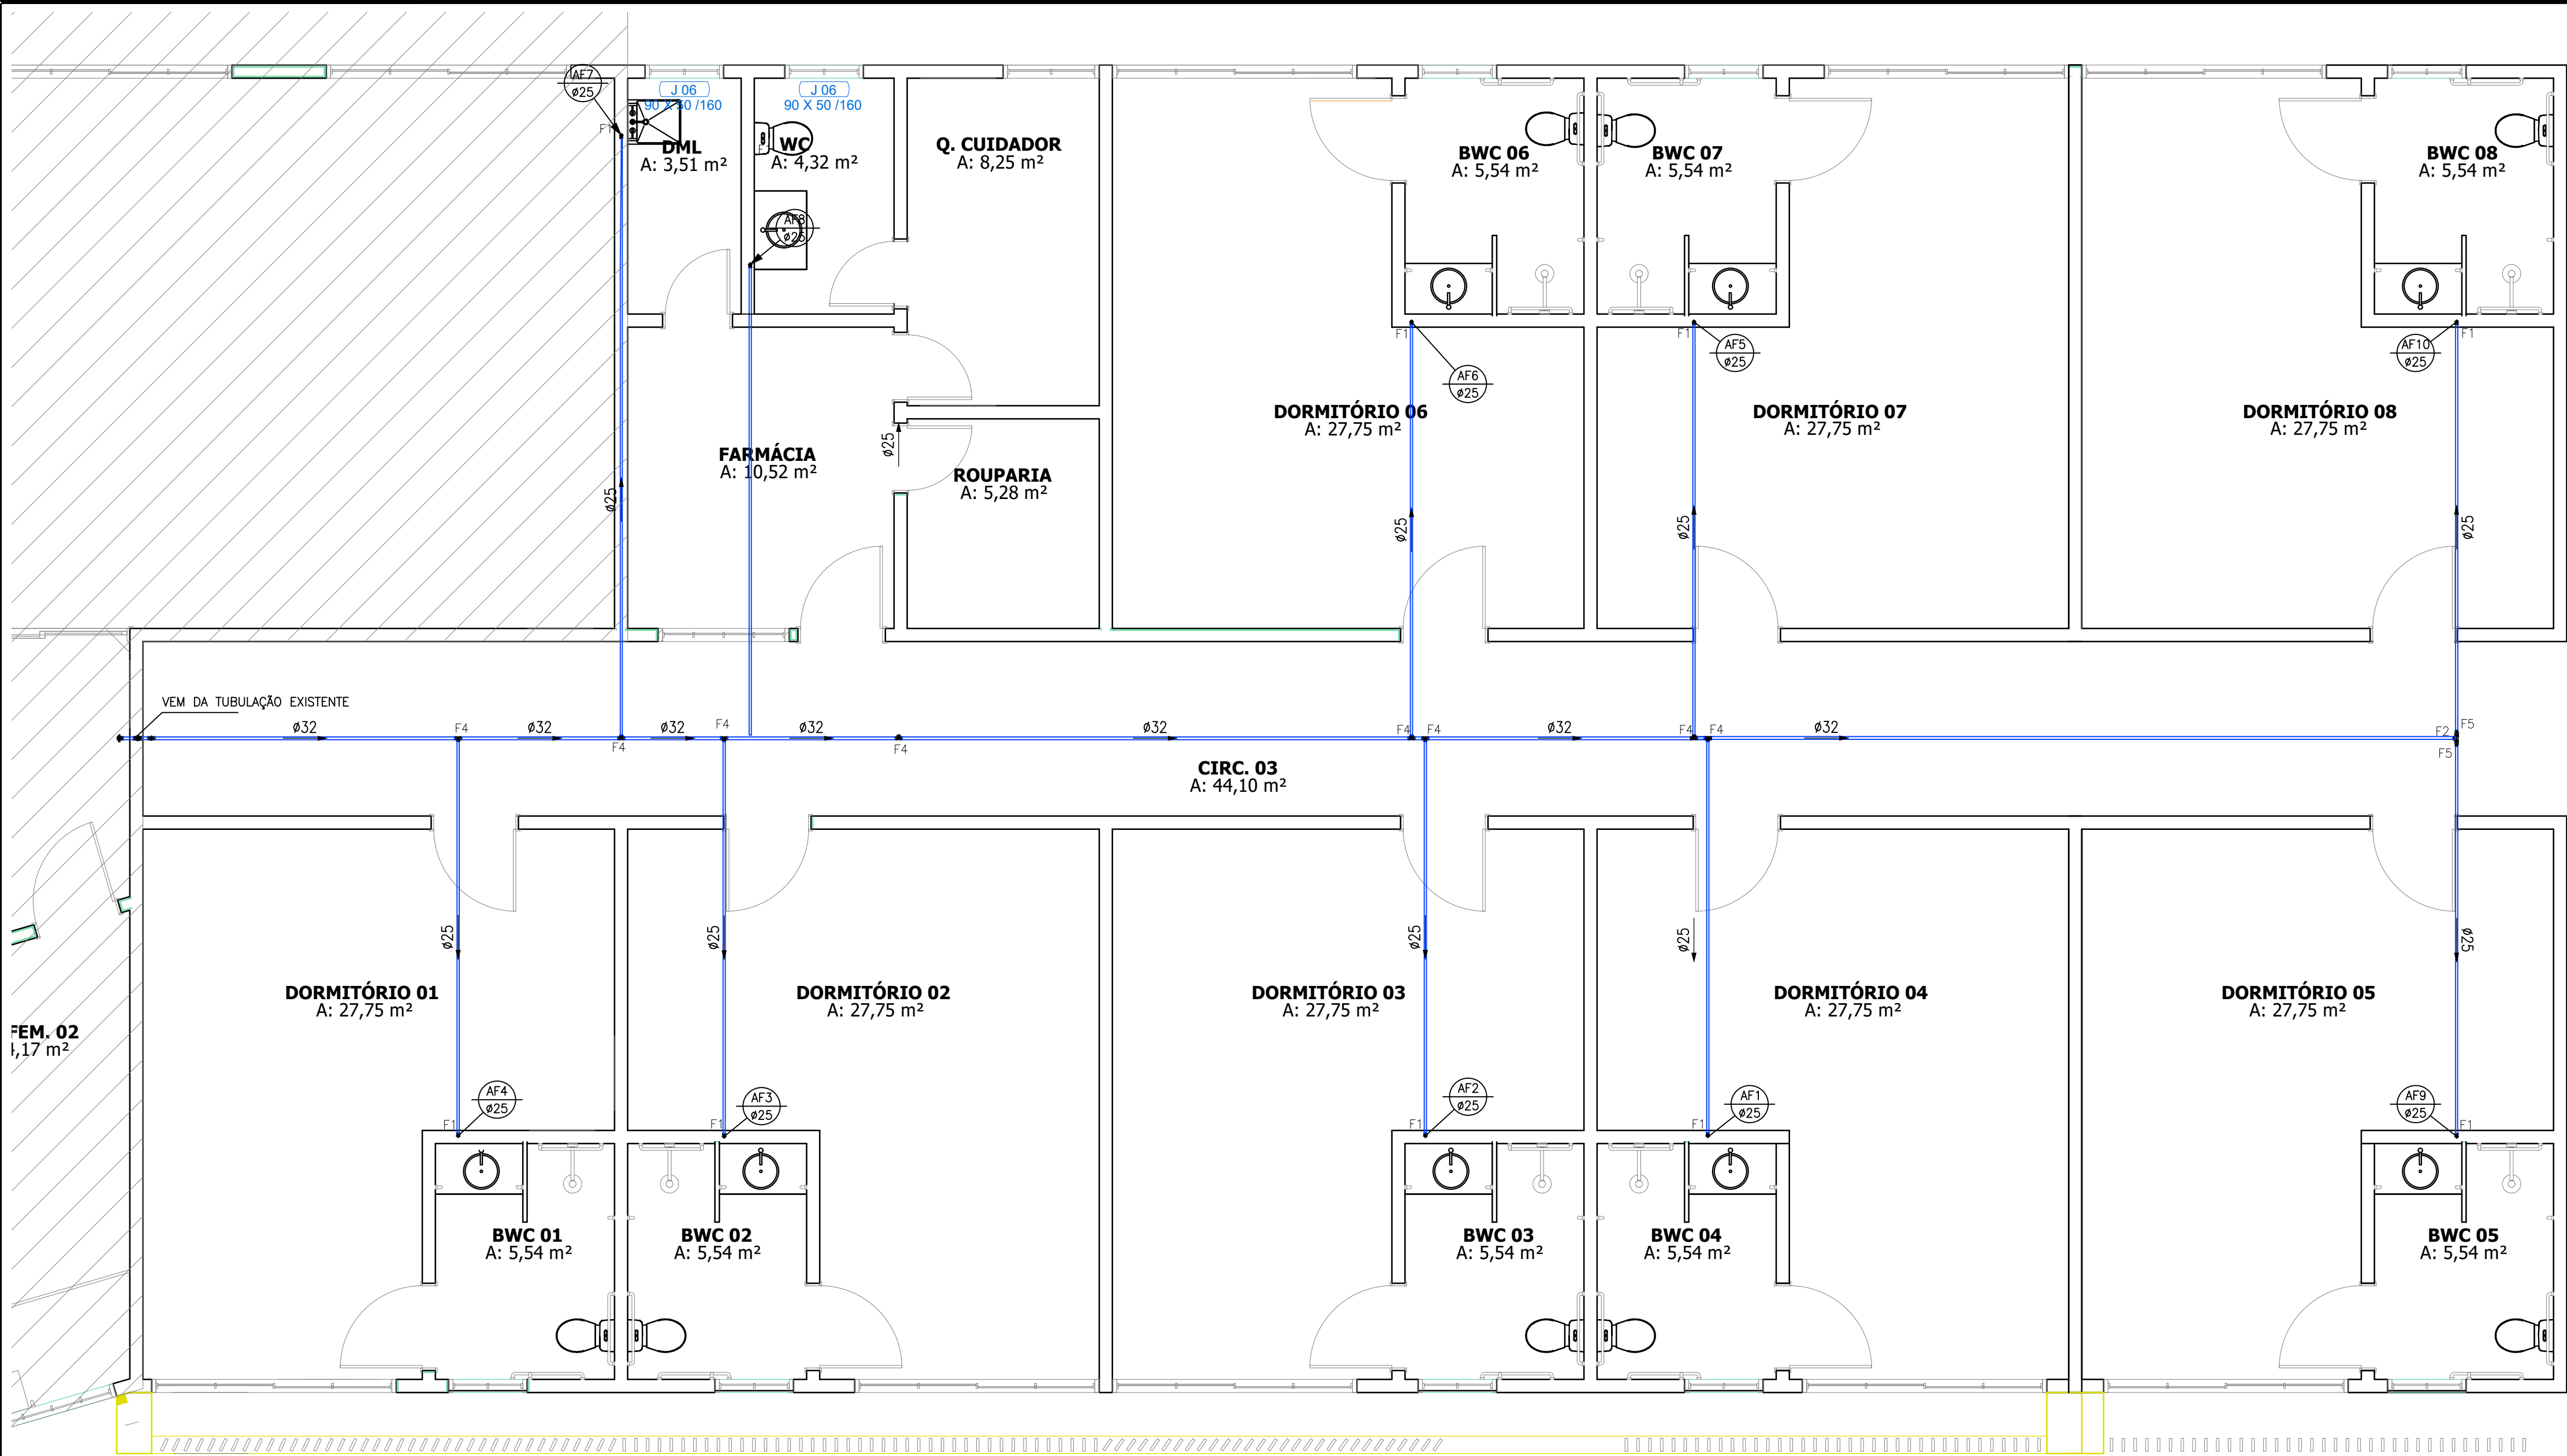

PLANTA DE DISTRIBUIÇÃO DA TUBULAÇÃO DE ÁGUA FRIA - ETAPA 03

ESCALA: 1/50

LEGENDA:

PVC Soldável branco

- Caixa Sifonada 100x100x50mm (Detalhado/em Planta)
- Joelho 45 100mm (Detalhado/em Planta)
- Joelho 45 secundário 40mm (Detalhado/em Planta)
- Joelho 90 100mm (Detalhado/Sobe)
- Joelho 90 secundário 40mm (Detalhado/Sobe)
- Junção 100mm (Detalhado/em Planta)
- Junção 100x50mm (Detalhado/em Planta)
- Junção 100x75mm (Detalhado/em Planta)
- Junção 40mm (Detalhado/em Planta)
- Junção 50mm (Detalhado/em Planta)
- Junção 75mm (Detalhado/em Planta)
- Luva 100mm (Detalhado/em Planta)
- Luva 50mm (Detalhado/em Planta)
- Redução 50x40mm (Detalhado/em Planta)
- Redução 75x50mm (Detalhado/em Planta)

PVC Soldável marrom

- Adaptador longo c./flanges livres-cx.d'água 40mmx1.1/4" (Detalhado/em Planta)
- Adaptador soldável curto bolsa e rosca 40mmx1.1/2" (Detalhado/em Planta)
- Bucha de redução curta 40x32mm (Detalhado/em Planta)
- Joelho 90 40mm (Detalhado/Desce)
- Joelho 90 40mm (Detalhado/Sobe)
- Joelho de redução 32x25mm (Detalhado/em Planta)
- Luva de redução 32x25mm (Detalhado/em Planta)
- Luva de redução 40x32mm (Detalhado/em Planta)
- Tê 40mm (Detalhado/em Planta)
- Tê de redução 32x25mm (Detalhado/em Planta)
- Tê de redução 40x32mm (Detalhado/em Planta)
- Curva 45 32mm (Unifilar/em Planta)
- Joelho 90 32mm (Unifilar/em Planta)
- Luva de redução 40x32mm (Unifilar/em Planta)
- Tê 32mm (Unifilar/em Planta)

Registros,Valv.,Hid

- Registro de Gaveta bruto 1.1/2" (Detalhado/em Planta)
- Registro de Gaveta base 3/4" (Unifilar/em Planta)
- Registro de Gaveta bruto 1" (Unifilar/em Planta)
- Registro de Pressão 1" (Unifilar/em Planta)

PRUMADAS

AF  
ØXX


Água fria

TUBULAÇÃO

- Tubo PVC Soldável branco 100mm (Detalhado)
- Tubo PVC Soldável branco 40mm (Detalhado)
- Tubo PVC Soldável branco 50mm (Detalhado)
- Tubo PVC Soldável branco 75mm (Detalhado)
- Tubo PVC Soldável marrom (NBR 5648/pe CP19) 25mm (Detalhado)
- Tubo PVC Soldável marrom (NBR 5648/pe CP19) 32mm (Detalhado)
- Tubo PVC Soldável marrom (NBR 5648/pe CP19) 40mm (Detalhado)
- Tubo PVC Soldável marrom (NBR 5648/pe CP19) (Unifilar)

ETAPA 03

| PVC Soldável marrom |       |          |                                             |
|---------------------|-------|----------|---------------------------------------------|
| Quant.              | Und.  | Dimensão | Descrição                                   |
| 10                  | Barra | 3M       | Tubo PVC Soldável marrom (NBR 5648/pe CP19) |
| 15                  | pc    | 25mm     |                                             |
| 3                   | pc    | 25mm     |                                             |
|                     |       |          | Joelho 90 25mm                              |
|                     |       |          | Tê 25mm                                     |
| Registros,Valv.,Hid |       |          |                                             |
| Quant.              | Und.  | Dimensão | Descrição                                   |
| 4                   | pc    | 3/4"     | Registro de Gaveta base                     |
| 2                   | pc    | 3/4"     |                                             |
|                     |       |          | Registro de Pressão                         |

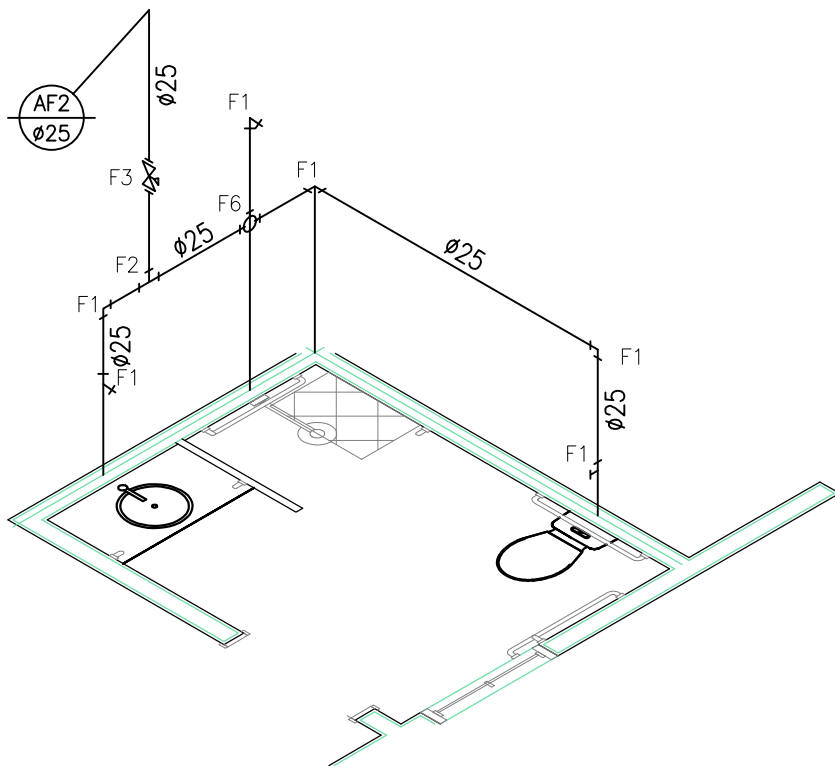

DETALHE EM ISOMÉTRICO - BWC  
ESCALA: 1/25

Edson Ricardo Poletto  
ARQUITETO E URBANISTA  
CAU-PR A126686-1

**Inove**  
projetos

R. Washington Luiz  
Nº 4074 - Sala 01  
Chopinzinho-PR  
inove.projetos1@gmail.com  
|46| 99921|8878  
|46| 99121|8878

**PROJETO HIDRÁULICO**

Data:  
JUNHO / 2025

Escala:  
INDICADA

Desenho:  
Eduardo

Arquivo digital:

Finalidade e endereço da obra:  
**EDIFICAÇÃO INSTITUCIONAL**  
EM ALVENARIA  
Rua Diogo Antonio Feijó, esq. Rua Michel Junior de Abreu  
Frei Vito, Chopinzinho/PR

Proprietário:  
PREFEITURA MUNICIPAL DE CHOPINZINHO  
CNPJ: 76.995.414/0001-60

Folha:  
**01/01**

Responsável Técnico pelo Projeto:  
Lucas Kiyoshi Yamazaki  
Engenheiro Civil  
CREA PR - 81.408/D

Responsável Técnico pela Execução: